


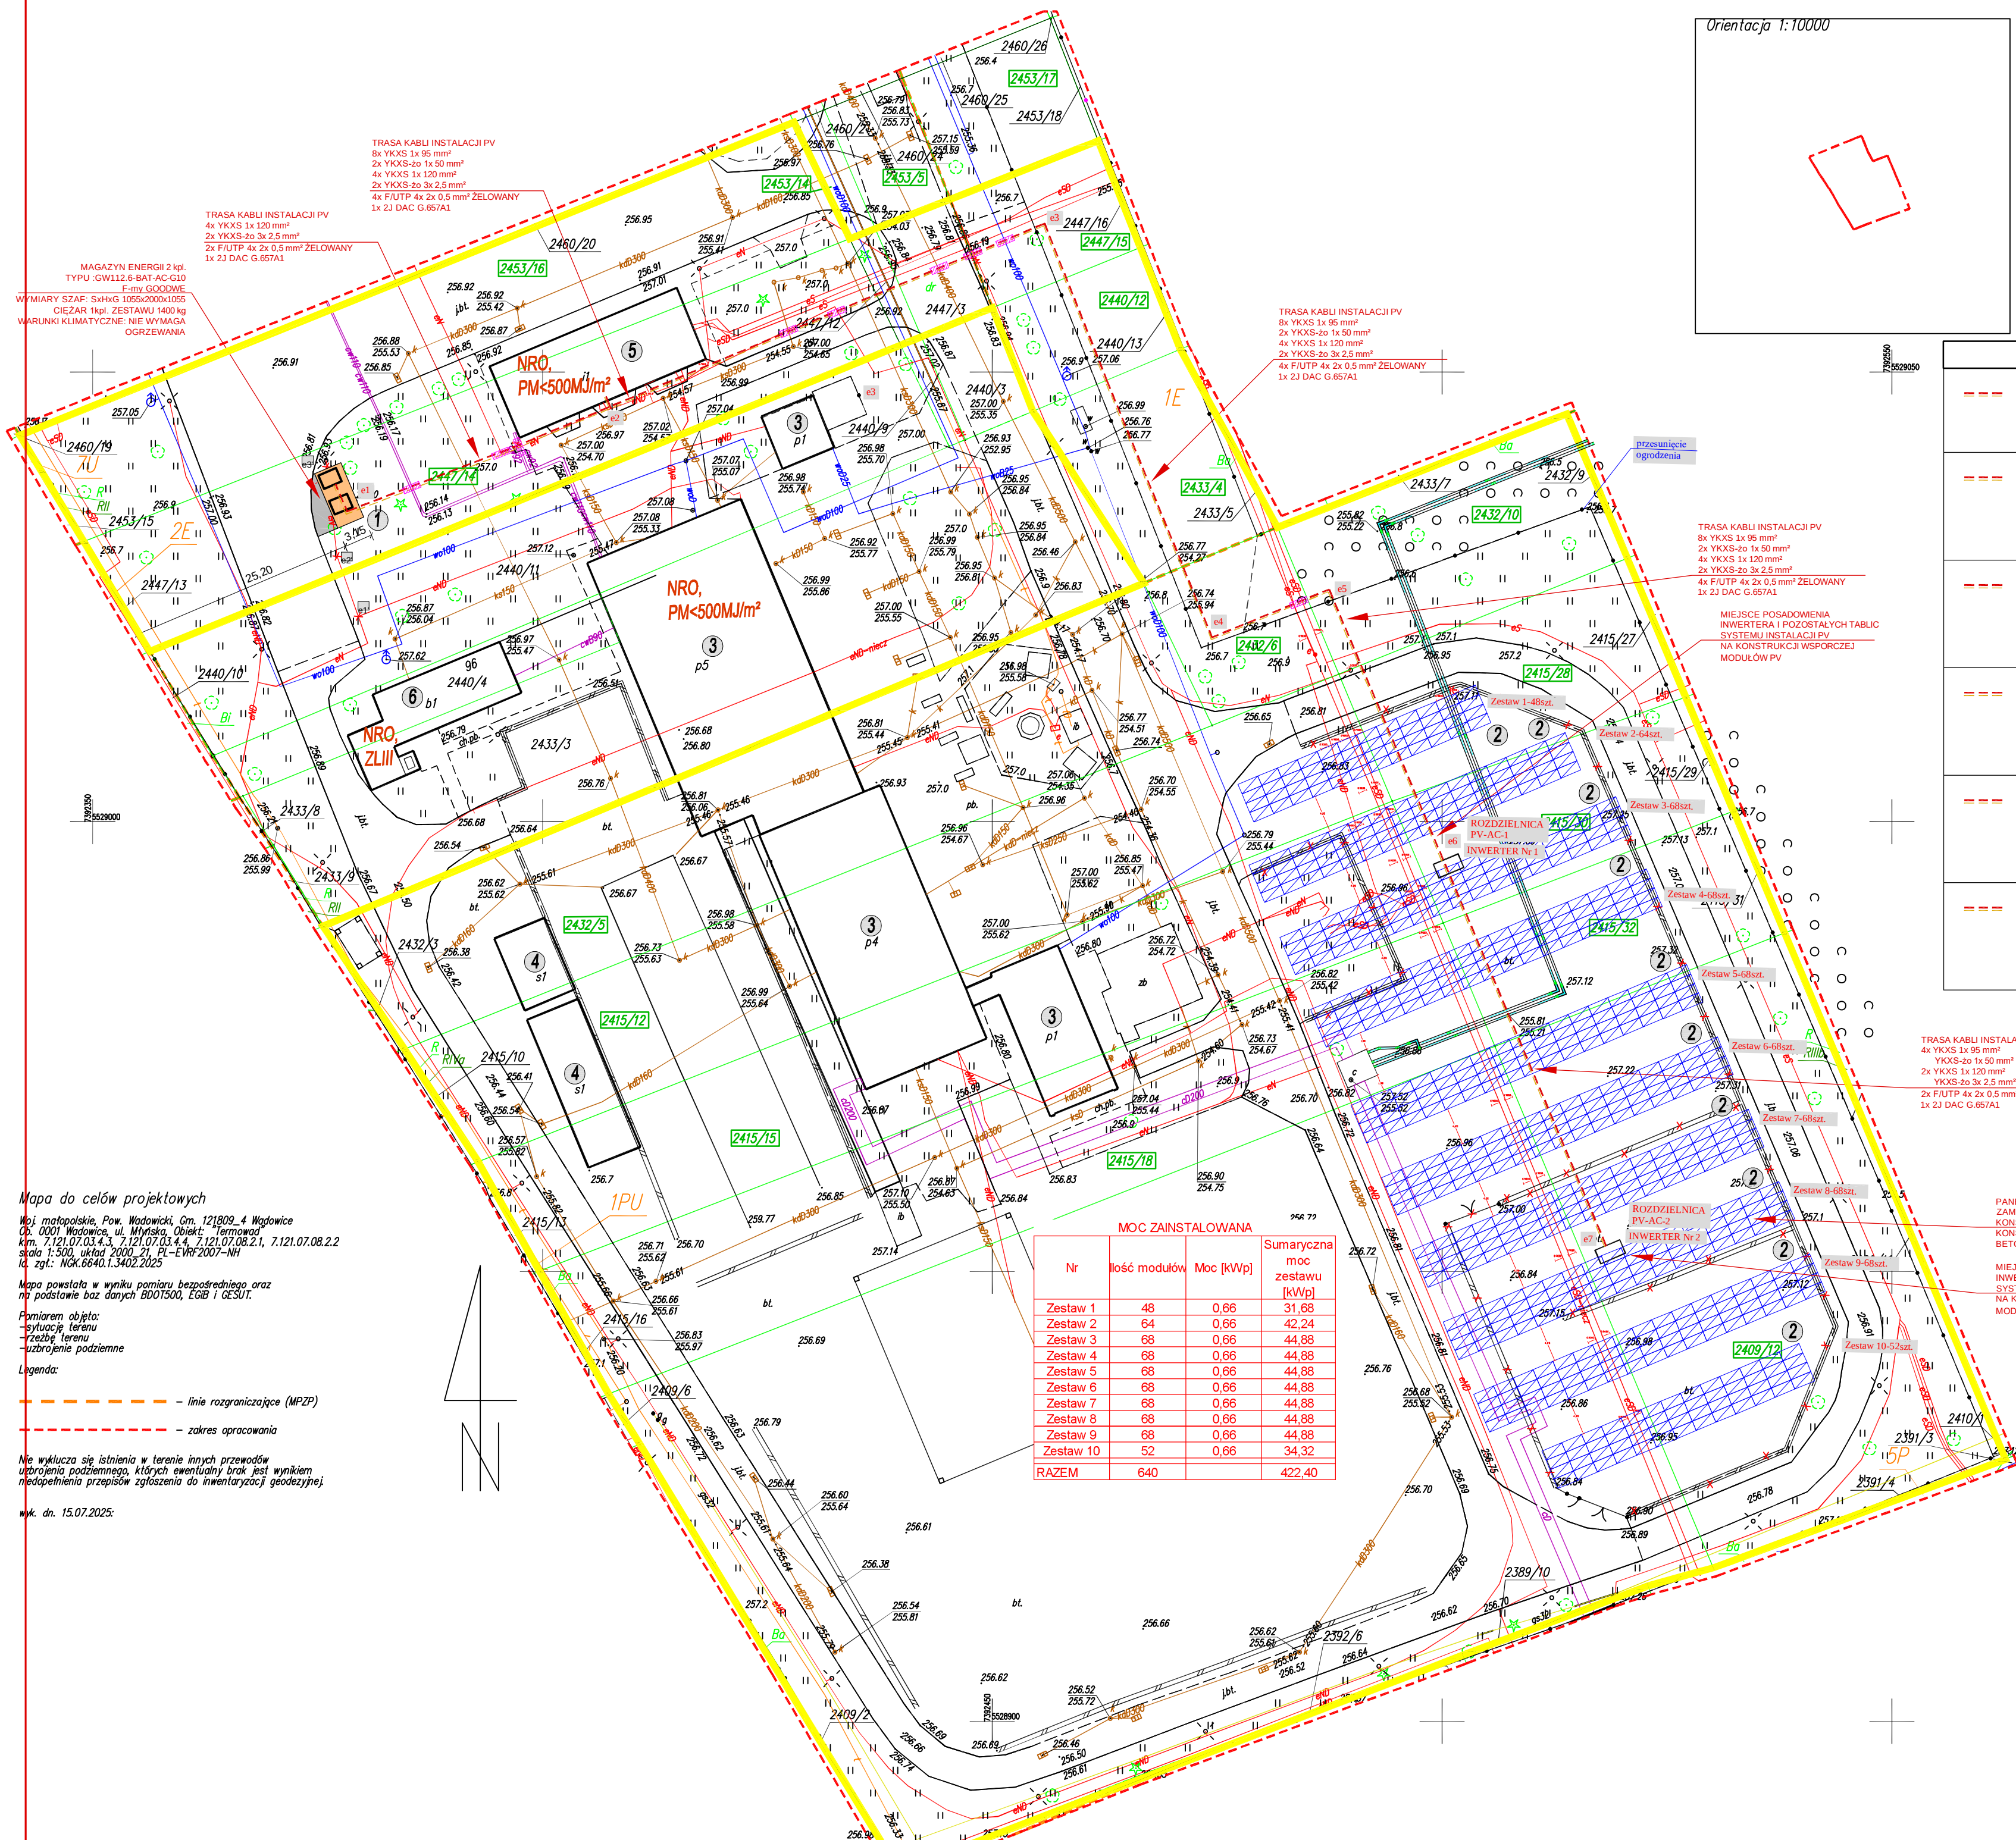

Mapa do celów projektowych

Woj. małopolskie, Pow. Wadowicki, Gm. 121809_4 Wadowice
Ob. 0001 Wadowice, ul. Młyńska, Obiekt: Termowad
km. 7.121.07.03.4.3, 7.121.07.03.4.4, 7.121.07.08.2.1, 7.121.07.08.2.2
skala 1:500, układ 2000_21, PL-EVN-2007-NH
Id. zgt.: NOK.6640.1.3402.2025

Mapa powstała w wyniku pomiaru bezpośredniego oraz
na podstawie baz danych BDOT300, EGB i GESUT.

Pomiarem objęto:
- sytuację terenu
- rzędnę terenu
- ukształt podziemne


Legenda:

- linie rozgraniczające (MPZP)
- zakres opracowania

Nie wyklucza się istnienia w terenie innych przewodów
uprządkowania podziemnego, których ewentualny brak jest wynikiem
niepełnego zbadania terenu w celu inwentaryzacji geodezyjnej.

wsk. dn. 15.07.2025:

MOC ZAINSTALOWANA			
Nr	Ilość modułów	Moc [kWp]	Sumaryczna moc zestawu [kWp]
Zestaw 1	48	0,66	31,68
Zestaw 2	64	0,66	42,24
Zestaw 3	68	0,66	44,88
Zestaw 4	68	0,66	44,88
Zestaw 5	68	0,66	44,88
Zestaw 6	68	0,66	44,88
Zestaw 7	68	0,66	44,88
Zestaw 8	68	0,66	44,88
Zestaw 9	68	0,66	44,88
Zestaw 10	52	0,66	34,32
RAZEM	640		422,40

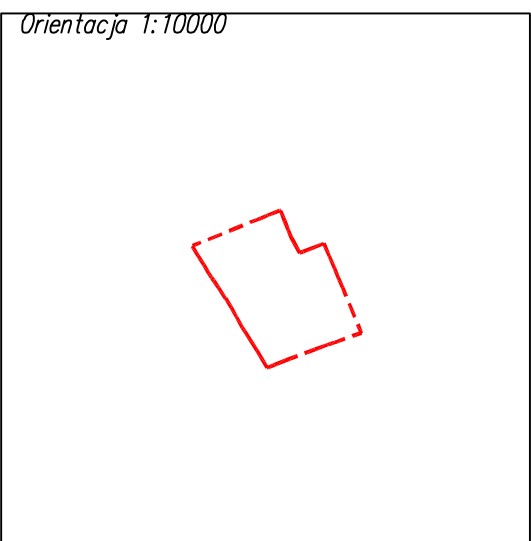

INFRASTRUKTURA /projektowana/	
---	instalacja PV elektroenerget. i techniczna 4x YKXS 1x 120 mm² 2x YKXS-2o 3x 2,5 mm² 2x FI/UTP 4x 2x 0,5 mm² ŻELOWANY 1x 2J DAC G.657A1 /e1-e2/, L=32m
---	instalacja PV elektroenerget. i techniczna 8x YKXS 1x 95 mm² 2x YKXS 1x 50 mm² 4x YKXS 1x 120 mm² 2x YKXS-2o 3x 2,5 mm² 4x FI/UTP 4x 2x 0,5 mm² ŻELOWANY 1x 2J DAC G.657A1 /e2-e3/, L=53m
---	instalacja PV elektroenerget. i techniczna 8x YKXS 1x 95 mm² 2x YKXS 1x 50 mm² 4x YKXS 1x 120 mm² 2x YKXS-2o 3x 2,5 mm² 4x FI/UTP 4x 2x 0,5 mm² ŻELOWANY 1x 2J DAC G.657A1 /e3-e4/, L=50m
---	instalacja PV elektroenerget. i techniczna 8x YKXS 1x 95 mm² 2x YKXS 1x 50 mm² 4x YKXS 1x 120 mm² 2x YKXS-2o 3x 2,5 mm² 4x FI/UTP 4x 2x 0,5 mm² ŻELOWANY 1x 2J DAC G.657A1 /e4-e5/, L=15m
---	instalacja PV elektroenerget. i techniczna 8x YKXS 1x 95 mm² 2x YKXS 1x 50 mm² 4x YKXS 1x 120 mm² 2x YKXS-2o 3x 2,5 mm² 4x FI/UTP 4x 2x 0,5 mm² ŻELOWANY 1x 2J DAC G.657A1 /e5-e6/, L=34m
---	instalacja PV elektroenerget. i techniczna 4x YKXS 1x 95 mm² 1x YKXS 1x 50 mm² 2x YKXS 1x 120 mm² 1x YKXS-2o 3x 2,5 mm² 2x FI/UTP 4x 2x 0,5 mm² ŻELOWANY 1x 2J DAC G.657A1 /e6-e7/, L=47m

TRASA KABLI INSTALACJI PV
4x YKXS 1x 95 mm²
2x YKXS 1x 120 mm²
2x YKXS-2o 3x 2,5 mm²
2x FI/UTP 4x 2x 0,5 mm² ŻELOWANY
1x 2J DAC G.657A1

PANELE FOTOWOLTAICZNE
ZAMONTOWANE NA SYSTEMOWYCH
KONSTRUKCJACH WSPORCZĄCH
KONSTRUKCJE KOTWIONE DO PŁYTY
BETONOWEJ

MIEJSCA POSADOWIENIA
INWERTERÓW I POZOSTAŁYCH TABLIC
SYSTEMU INSTALACJI PV
NA KONSTRUKCJI WSPORCZEJ
MODUŁÓW PV

jednostka projektowa:
Studio Projektowe Wajdzik Sp. z o.o.
ul. Cicha 2/3
34-100 Wadowice
www.studioprotjektowewajdzik.pl
Niniejsze opracowanie stanowi dzieło autorskie i podlega ochronie
zgodnie z ustawą z dnia 4 lutego 1994 r. o prawie autorskim i prawach
pokrewnych, Dziennik Ustaw z 2000 r. Nr 80 poz. 904

nazwa: Budowa instalacji fotowoltaicznej na gruncie o mocy do 420 kWp, kontenerowego magazynu energii o pojemności do 910 kWh wraz z instalacjami		nr projektu: PR1054
projektował: mgr inż. Jacek Gawlik specjalność: instalacje elektryczne	nr uprawnień: 48-Km/74 podpis:	branża: elektryczna
sprawdzający: Tadeusz Jarosik specjalność: instalacje elektryczne	nr uprawnień: GP IV-63/191/75 podpis:	faza: Projekt techniczny
opracowanie: inż. Krzysztof Burczak	skala: 1:500	nr rys: E/1
tytuł: INSTALACJE ELEKTRYCZNE I TELETECHNICZNE PLAN ZAGOSPODAROWANIA TERENU		