


Rysunek nr. 1 do załącznika nr. 4

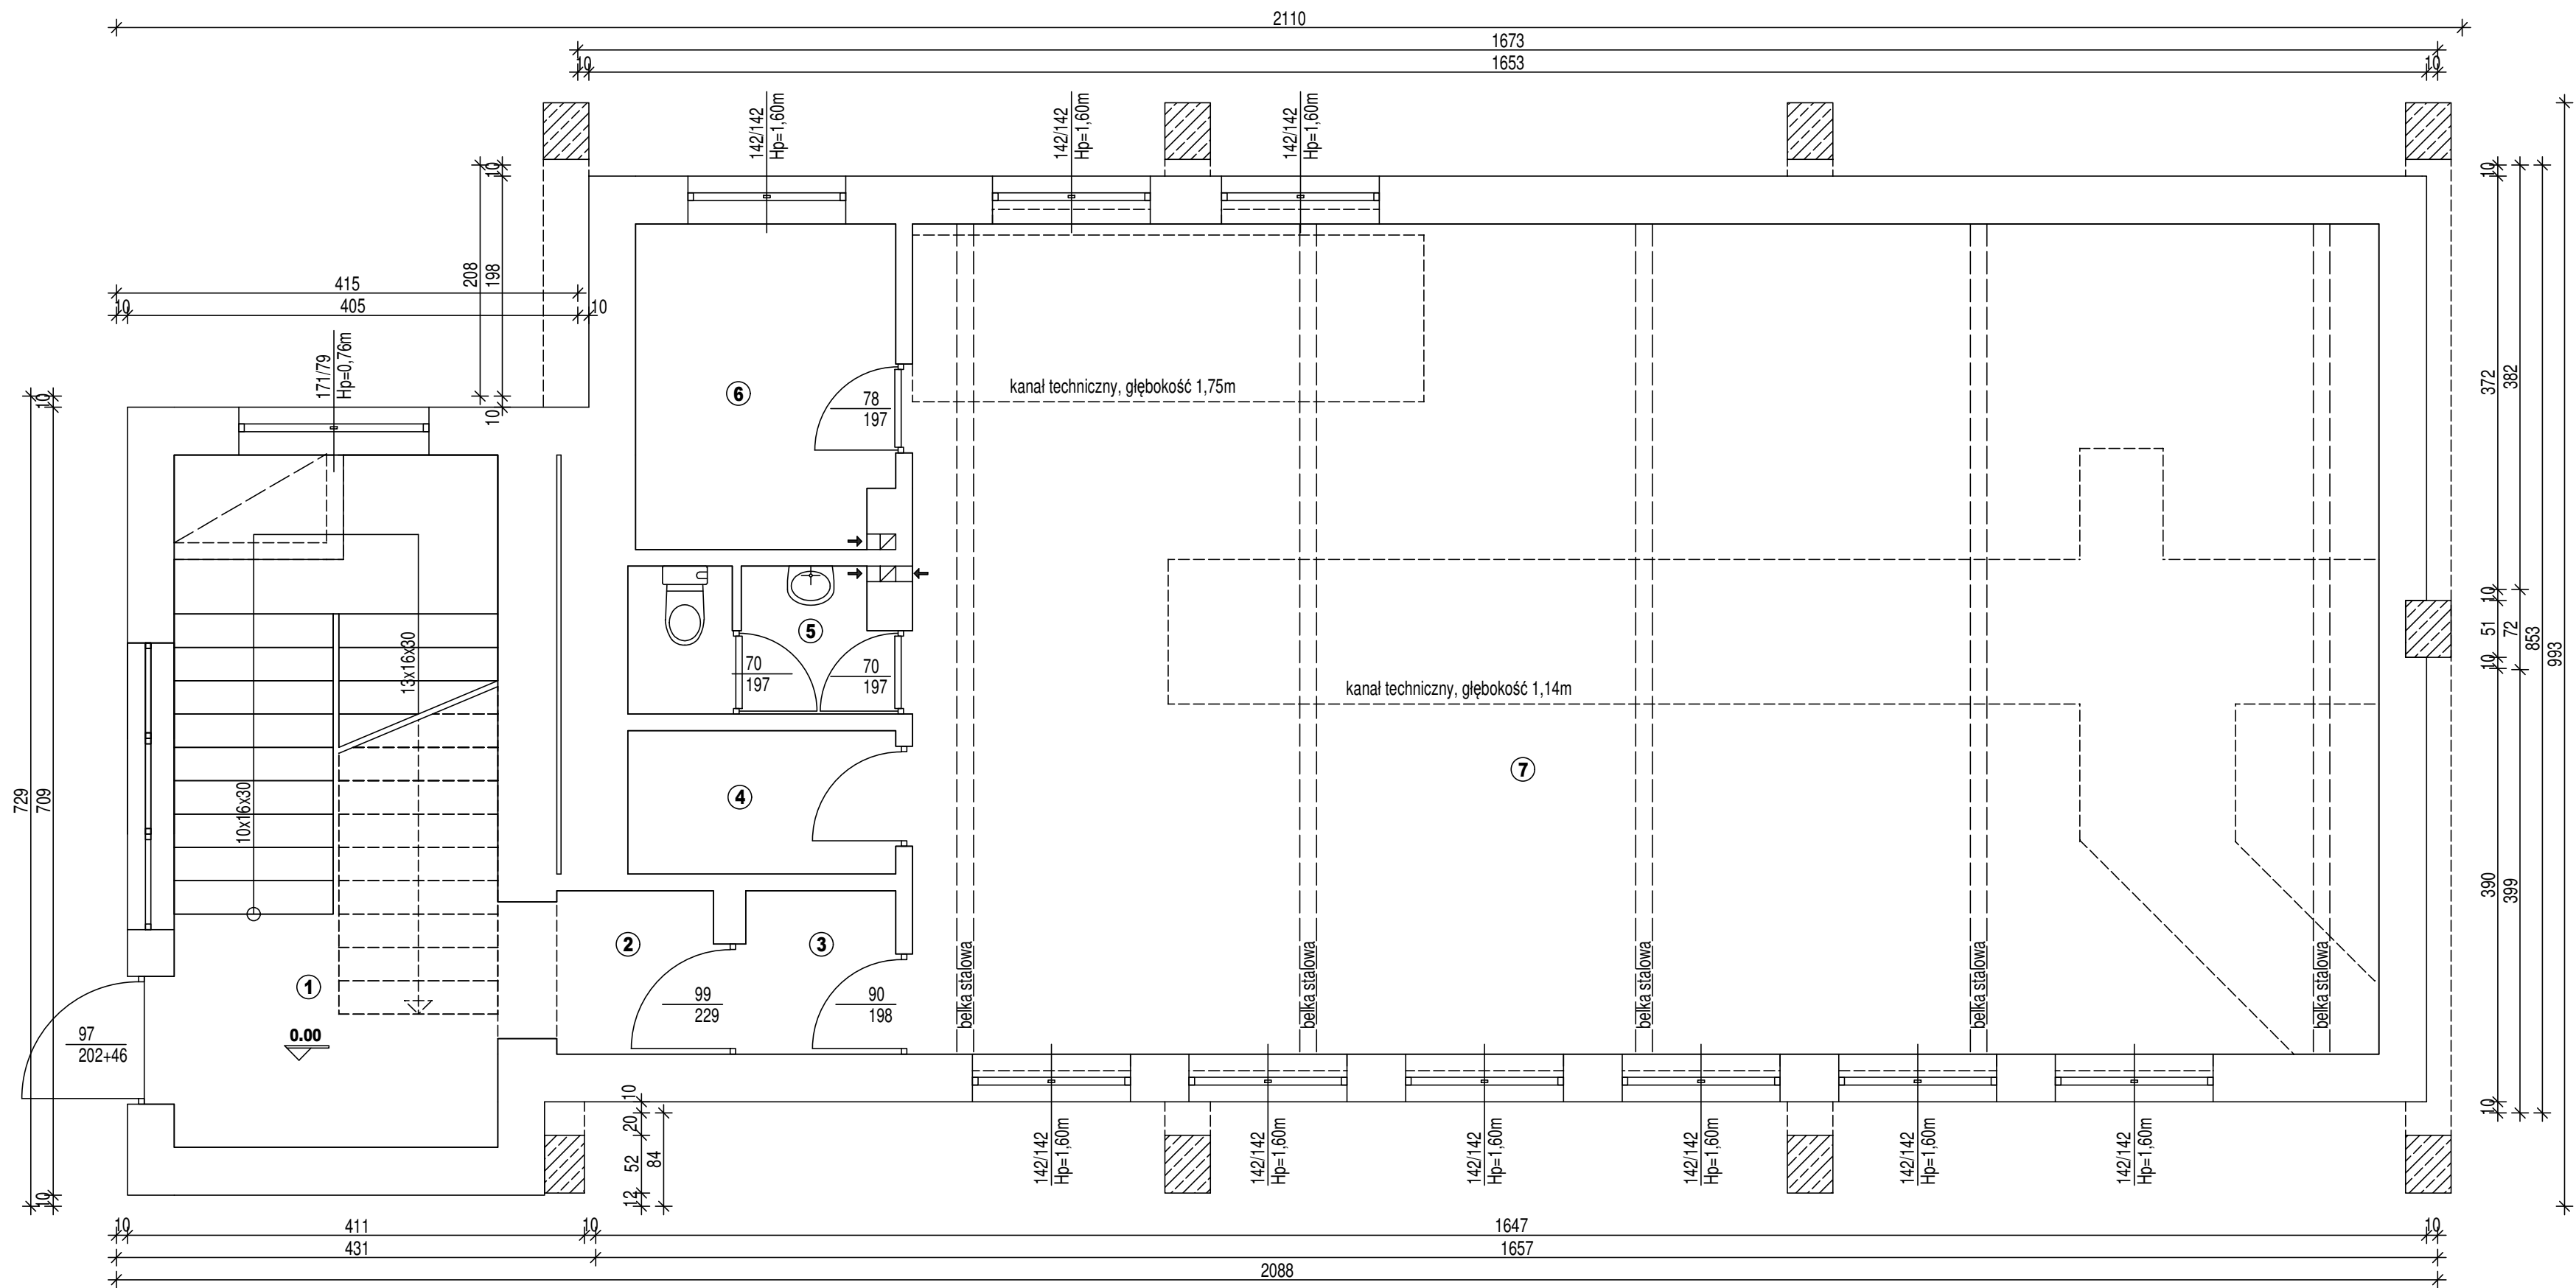

ZESTAWIENIE POMIESZCZEŃ		
/pow. użytkowa wg PN-ISO9836:1997/		
1	- klatka schodowa /lastriko/	- 12.11m2
2	- komunikacja /lastriko/	- 2.07m2
3	- komunikacja /lastriko/	- 1.98m2
4	- archiwum /wyl.bet./	- 3.10m2
5	- wc /wyl.bet./	- 2.94m2
6	- pom. socjalne /wyl.bet./	- 6.71m2
7	- pom. wymiennikowni /wyl.bet./	- 98.23m2
- razem		- 127.14m2

ZESTAWIENIE POMIESZCZEŃ		
/pow. użytkowa wg Ustawy z dn. 12.01.1991r. o podatkach i opłatach lokalnych/		
1	- klatka schodowa /lastriko/	- -
2	- komunikacja /lastriko/	- 2.07m2
3	- komunikacja /lastriko/	- 1.98m2
4	- archiwum /wyl.bet./	- 3.10m2
5	- wc /wyl.bet./	- 2.94m2
6	- pom. socjalne /wyl.bet./	- 6.71m2
7	- pom. wymiennikowni /wyl.bet./	- 98.23m2
- razem		- 115.03m2

Obiekt:	Budynek biurowy z stacją wymienników ciepła		
Temat:	Rzut parteru - inwentaryzacja architektoniczna		
data: grudzień 2018r.	Wadowice Al. M.B. Fatimskiej 32 działka nr 4036 Przedsiębiorstwo Energetyki Ciepłej TERMOWAD Sp. z o.o. 34-100 Wadowice Al. M.B. Fatimskiej 32	projektant: arch. Michał Pływacz upr. bud. Nr MPD/A/001/2007 w spec. architektonicznej bez ograniczeń	19 nr rysunku
skala: 1:50			