


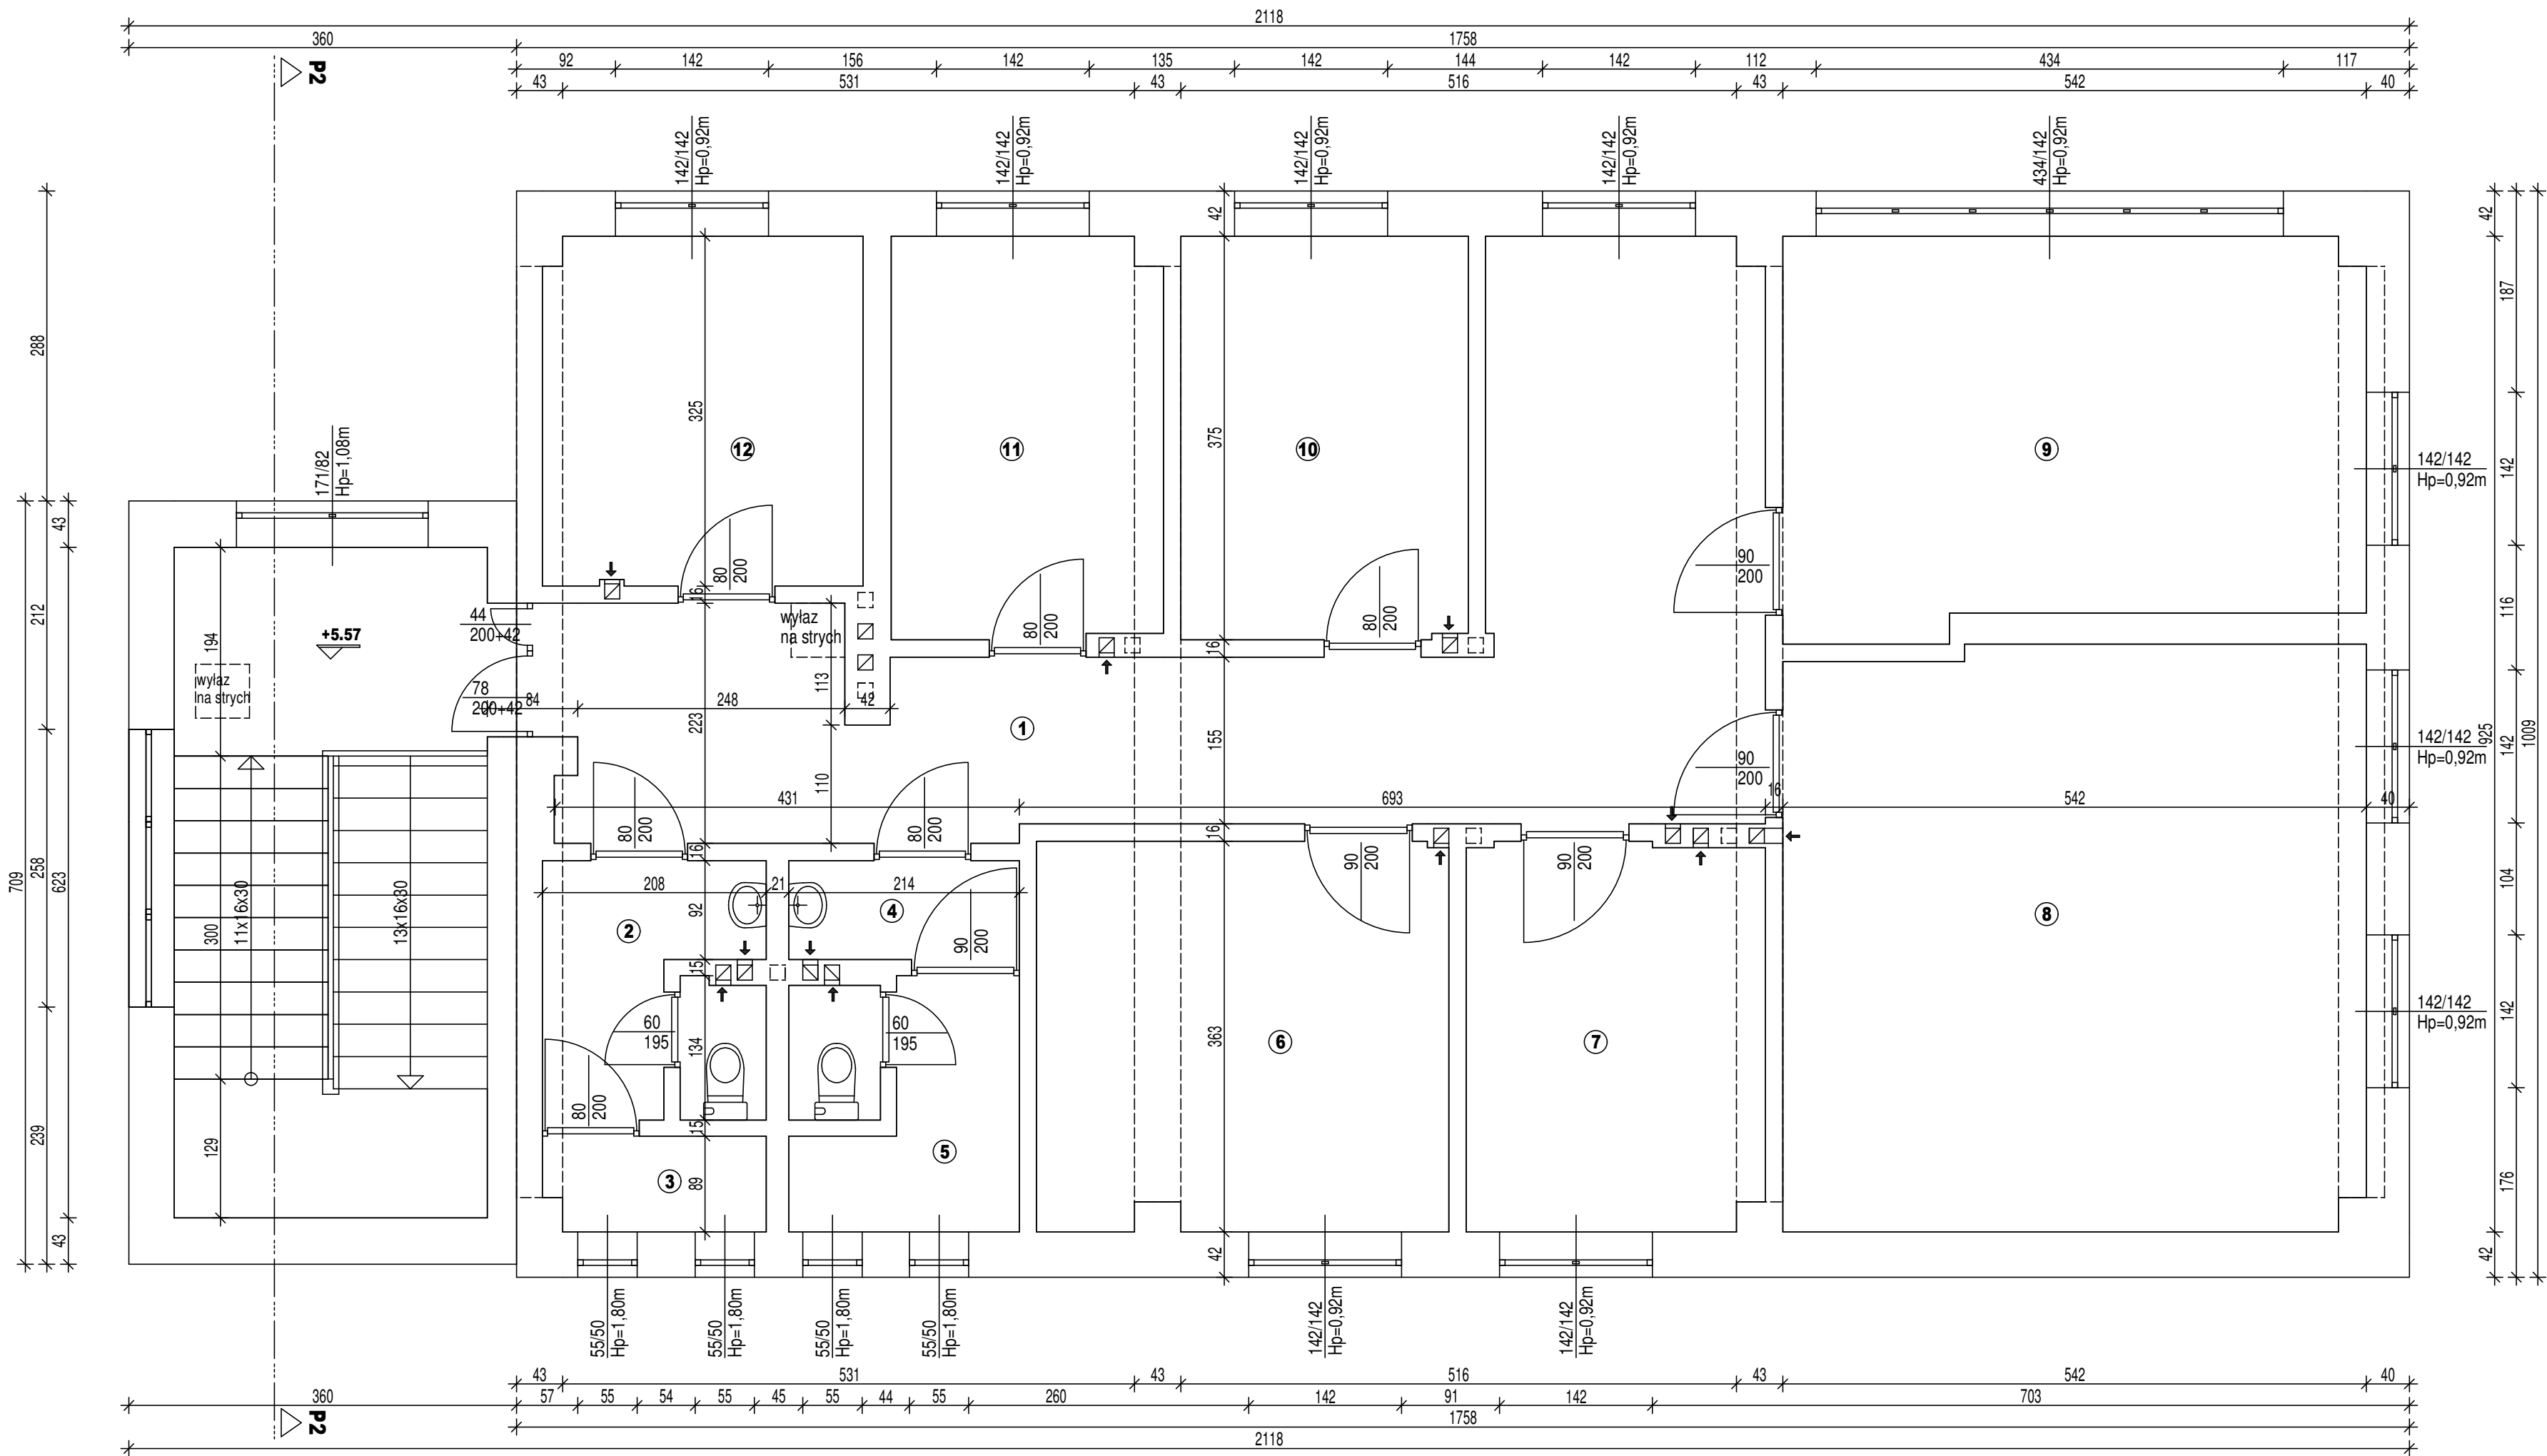

- ZESTAWIENIE POMIESZCZEŃ - PIĘTRO		
①	- korytarz /plytki cer./	- 29.64m ²
②	- wc damskie /plytki cer./	- 4.61m ²
③	- pom. gosp. /plytki cer./	- 1.79m ²
④	- przedsionek wc /plytki cer./	- 1.96m ²
⑤	- wc męskie /plytki cer./	- 4.66m ²
⑥	- pom. biurowe /wykl. dywanowa/	- 13.77m ²
⑦	- pom. biurowe /wykl. dywanowa/	- 10.09m ²
⑧	- pom. biurowe /wykl. dywanowa/	- 29.15m ²
⑨	- pom. biurowe /panele drewniane/	- 19.28m ²
⑩	- pom. biurowe /wykl. dywanowa/	- 9.99m ²
⑪	- pom. biurowe /wykl. dywanowa/	- 9.36m ²
⑫	- pom. biurowe /wykl. dywanowa/	- 9.61m ²
- razem		-143.91m ²

Obiekt:	Budynek biurowy z stacją wymienników ciepła		
Temat:	Rzut piętra - inwentaryzacja		
data: maj 2018r.	Wadowice Al. M.B. Fatimskiej 32 działka nr 4036	projektant: arch. Michał Pływacz upr. bud. Nr MPOIA/001/2007 w specj. architektonicznej bez ograniczeń	3 nr rysunku
skala: 1:50	Przedsiębiorstwo Energetyki Ciepłej TERMOWAD Sp. z o.o. 34-100 Wadowice Al. M.B. Fatimskiej 32 tel. 1222222222		