

Mapa do celów projektowych
Miejscowość: Pow. Wadowicki, Gm. 121609_4 Wadowice
Cz. 001, Rozprawy, W. 121609_4, 7121.07.13.4.2, 7121.07.13.4.31
k.m. 7121.07.13.4.2, 7121.07.13.4.31
skala 1:500, ul. 002 2000.21, PL-5102207-NK, ul. zgłoszenia NKG.6640.5918.2023

Mapa powstała w wyniku pomiaru bezpośredniego oraz na podstawie baz danych B001500, E08 / GSI.T. Wskazano linie rozgraniczające oraz nieprzekraczające linie zabudowy na podstawie miejscowego planu zagospodarowania przestrzennego.

Pomiarom objęto:
- sytuację terenu
- rzutów terenu
- ukształtowanie podziemne



- Legenda:
- linie rozgraniczające (MPZP)
 - nieprzekraczalna linia zabudowy (MPZP)
 - - - - - zakres opracowania

Nie wykaza się istnienia w terenie istniejących przewodów ukształtowania podziemnego, których ewentualny brak jest wynikiem niedopełnienia przepisów zgłoszenia do inwentaryzacji geodezyjnej.

03.2024

GEODETA
Inż. Paweł Urban
Geodeta uprawniony
Marek Urban
Nr upr. 14532


Pozwolenie, że niniejszy dokument został opracowany w wyniku prac geodezyjnych i kartograficznych, których rezultaty zawiera operat techniczny pozytywnie zweryfikowany. Jaskrawo informuję, że jestem świadomy odpowiedzialności karnej za złożenie fałszywego oświadczenia.	
Identyfikator zgłoszenia prac geodezyjnych	NKG.6640.5918.2023
Organ służby geodezyjnej, który otrzymał zgłoszenie	Starosta Wadowicki
Wykonawca prac geodezyjnych	Usługi Geodezyjne Marek Urban
Nr oraz data sporządzenia dokumentu zawierającego wynik pozytywnej weryfikacji	Protokół Weryfikacji Nr NKG.6640.5918.2023.52531 z dn. 10.04.2024
Imię i nazwisko oraz nr uprawnień zawodowych kierownika prac	Geodeta uprawniony Marek Urban Nr upr. 14532

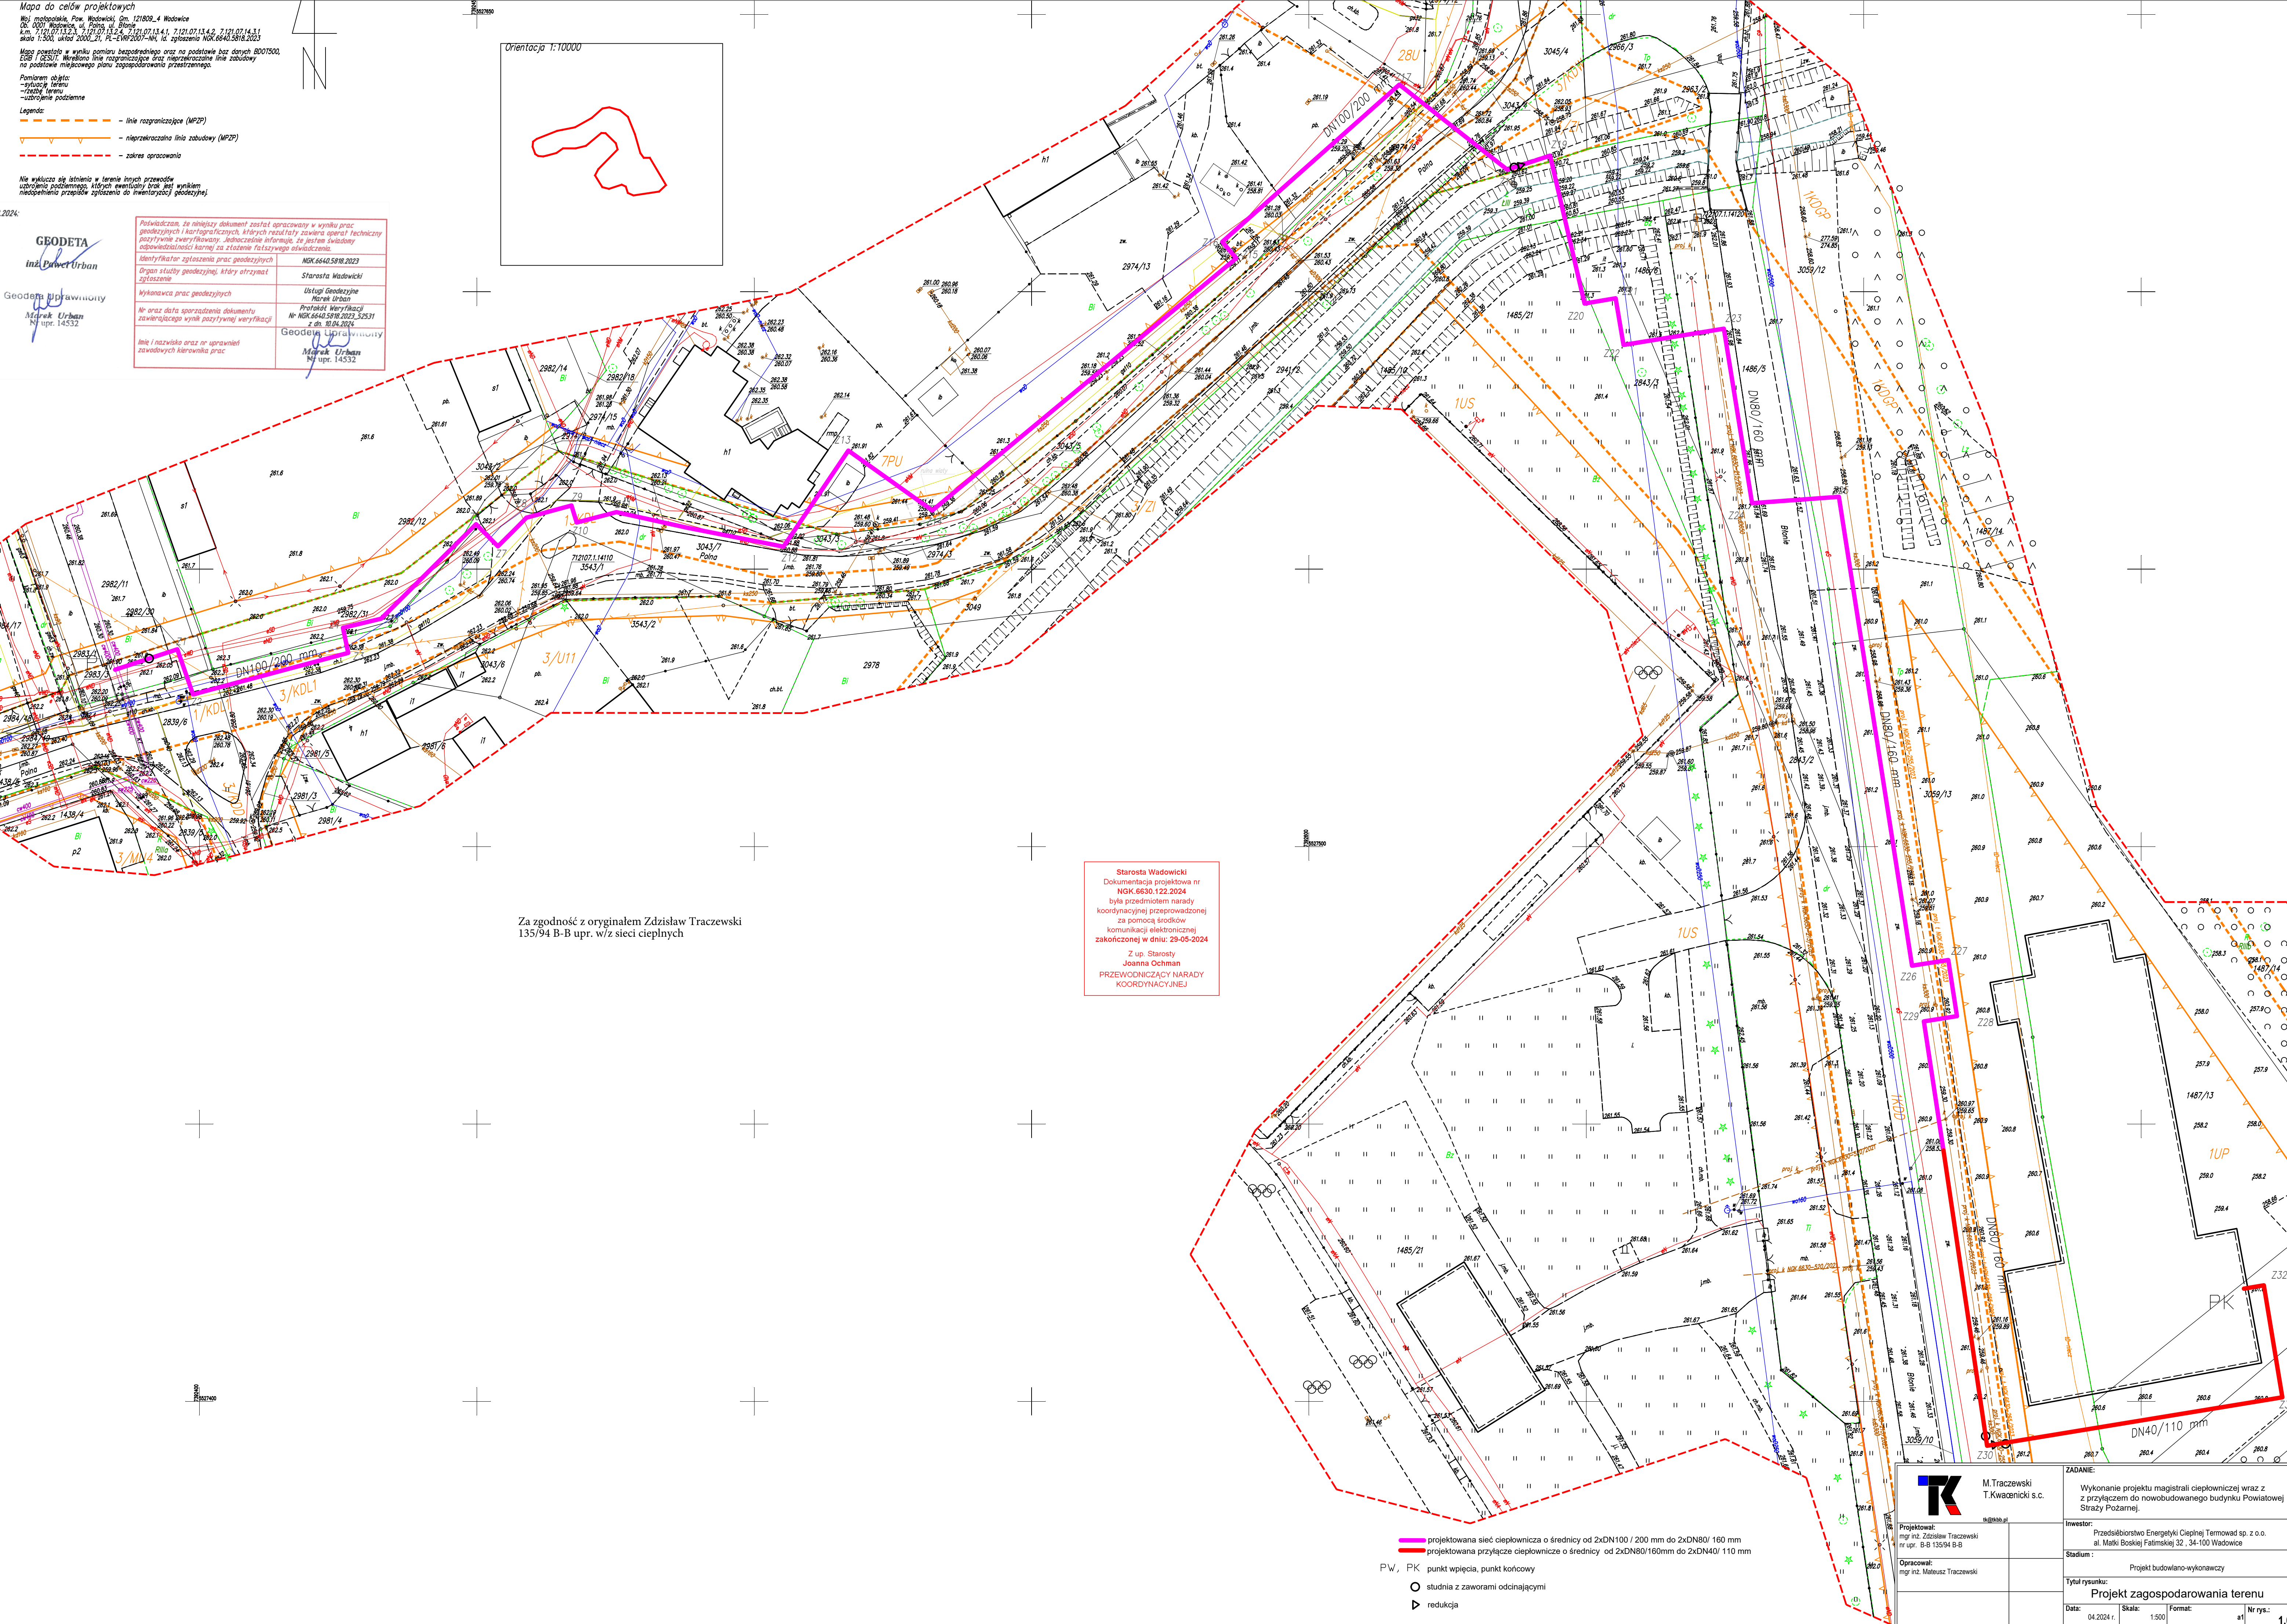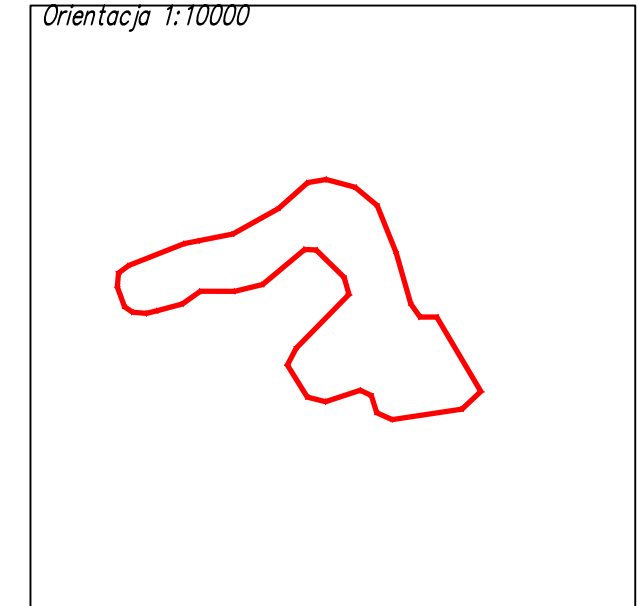

Za zgodność z oryginałem Zdzisław Traczewski
135/94 B-B upr. w/z sieci ciepłych

Starosta Wadowicki
Dokumentacja projektowa nr
NKG.6630.122.2024
była przedmiotem narady
koordynacyjnej przeprowadzonej
za pomocą środków
komunikacji elektronicznej
zakończoną w dniu: 28-05-2024
Z up. Starosty
Joanna Ochman
PRZEWODNICZĄCY NARADY
KOORDYNACYJNEJ

- projektowana sieć ciepłownicza o średnicy od 2x DN100 / 200 mm do 2x DN80 / 160 mm
— projektowana przyłącze ciepłownicze o średnicy od 2x DN80 / 160 mm do 2x DN40 / 110 mm
- PW, PK punkt wpięcia, punkt końcowy
○ studnia z zaworami odcinającymi
▷ redukcja

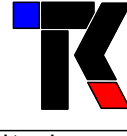 M.Traczewski T.Kwacienicki s.c. t.k@kbb.pl	ZADANIE: Wykonanie projektu magistrali ciepłowniczej wraz z z przyłączem do nowobudowanego budynku Powiatowej Straży Pożarnej.	
	Investor: Przedsiębiorstwo Energetyki Ciepłej Termowad sp. z o.o. al. Matki Boskiej Fatimskiej 32, 34-100 Wadowice	Stadium: Projekt budowlano-wykonawczy
Projektował: mgr inż. Zdzisław Traczewski nr upr. B-B 135/94 B-B	Tytuł rysunku: Projekt zagospodarowania terenu	
Opracował: mgr inż. Mateusz Traczewski	Data: 04.2024 r.	Skala: 1:500
	Format: A1	Nr rys.: 1.0