

194/742-POW/pm/24

Kraków 05.03.2024 r.

TK M. Traczewski T. Kwaśnicki s.c.

ul. A. Nikła 3

43-300 Bielsko-Biała

Dotyczy: Umowy nr IR.272.23.2020 z dnia 9 lipca 2020 z Gminą Wadowice
Opracowanie kompleksowej dokumentacji projektowej dla zadania pn.: Budowa południowej
obwodnicy Wadowic w ciągu drogi krajowej nr 28" wraz z uzyskaniem decyzji
administracyjnych i sprawowaniem nadzoru autorskiego.

W nawiązaniu do korespondencji mailowej informuję, że nie wnoszę uwag do proponowanej trasy sieci ciepłowniczej w zakresie terenu objętego budową obwodnicy Wadowic w ciągu DK28 zgodnie z załączonym rysunkiem. Jednocześnie informuję, że na dalszym etapie projektowym konieczne jest uzgodnienie profilu sieci CO w zakresie przecięcia z projektowanymi przez nas obiektami budowlanymi.

W załączeniu przesyłam opieczątowany plan sytuacyjny z przebiegiem projektowanej sieci CO w Wadowicach na potrzeby budowy strażnicy Straży Miejskiej.

Z poważaniem

KLOTOIDA
Kierownik zespołu projektowego


mgr inż. Paweł MĘSZKOWSKI

Otrzymują:

1 x Adresat + załącznik zgodny z treścią pisma

1 x Urząd Miejski w Wadowicach, Pl. Jana Pawła II 23, 34-100 Wadowice – do wiadomości

1 x a/a

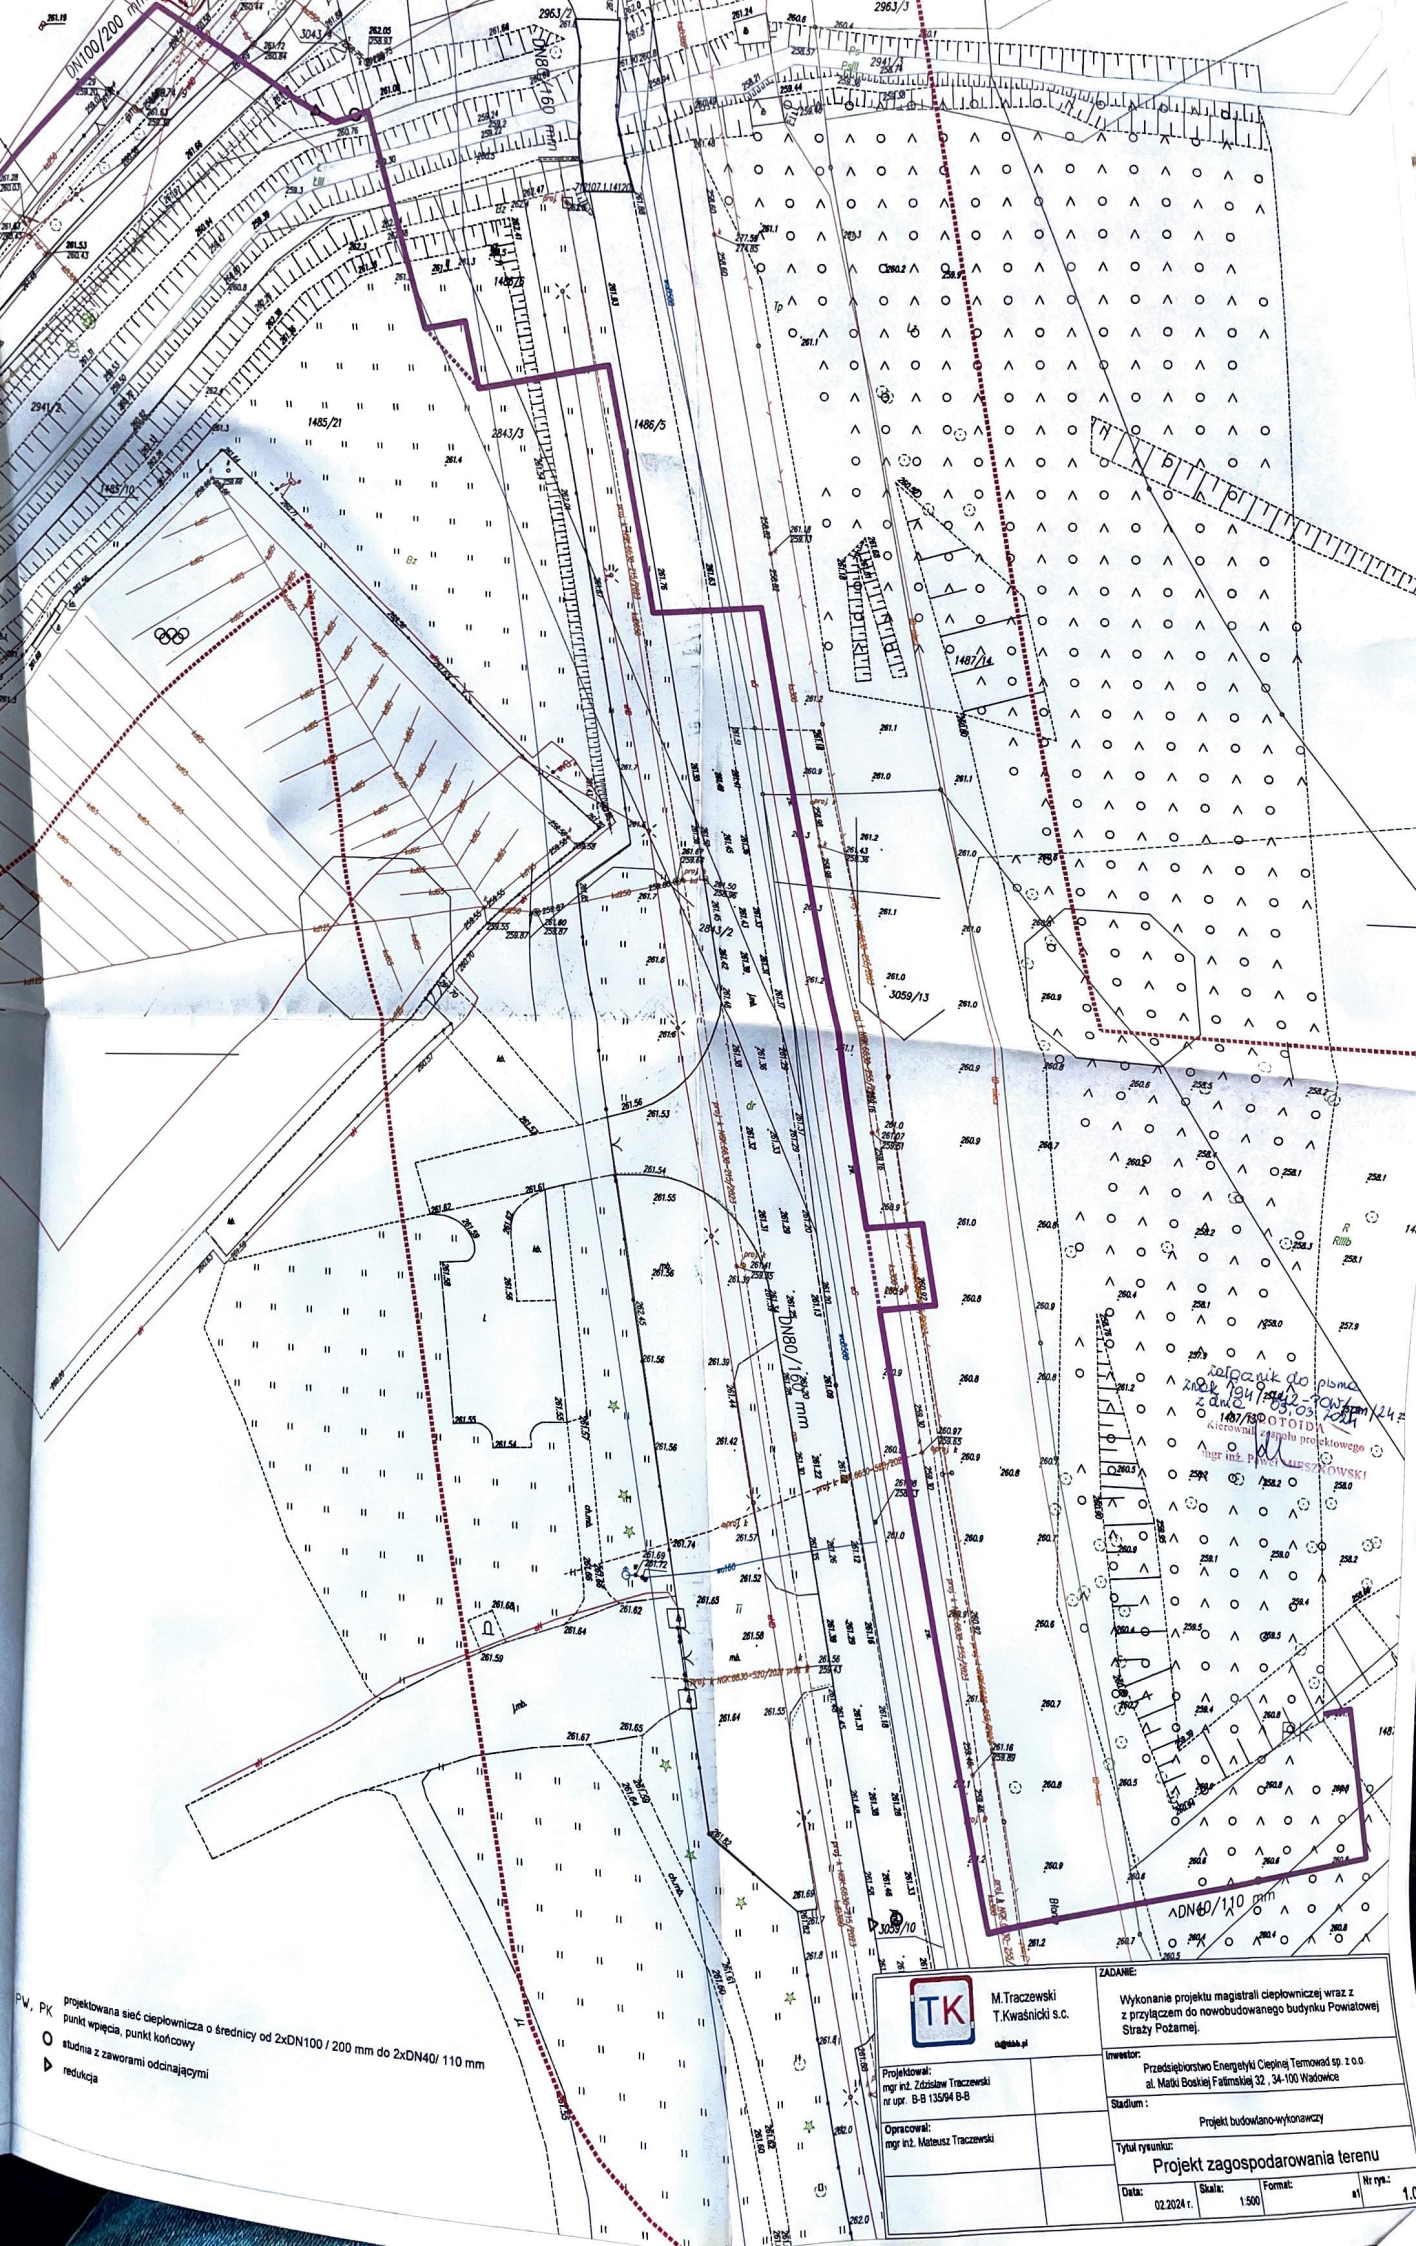

PV, PK projektowana sieć ciepłownicza o średnicy od 2xDN100 / 200 mm do 2xDN40 / 110 mm
○ punkt wpięcia, punkt końcowy
○ studnia z zaworami odcinającymi
▷ redukcja

	M. Traczewski T. Kwaśnicki s.c. ul. ...	ZADANIE: Wykonanie projektu magistrali ciepłowniczej wraz z przyłączeniem do nowobudowanego budynku Powiatowej Straży Pożarnej.
	Projektował: mgr inż. Zdzisław Traczewski nr upr. B-B 13504 B-B	Investor: Przedsiębiorstwo Energetyki Ciepłej Tomawo sp. z o.o. ul. Matki Boskiej Fatimskiej 32, 24-100 Wadowice
Opracował: mgr inż. Mateusz Traczewski	Stadium: Projekt budowlano-wykonawczy	Tytuł rysunku: Projekt zagospodarowania terenu
Data: 02.2024 r. Skala: 1:500 Format: A1 Nr rys.: 1.0		