


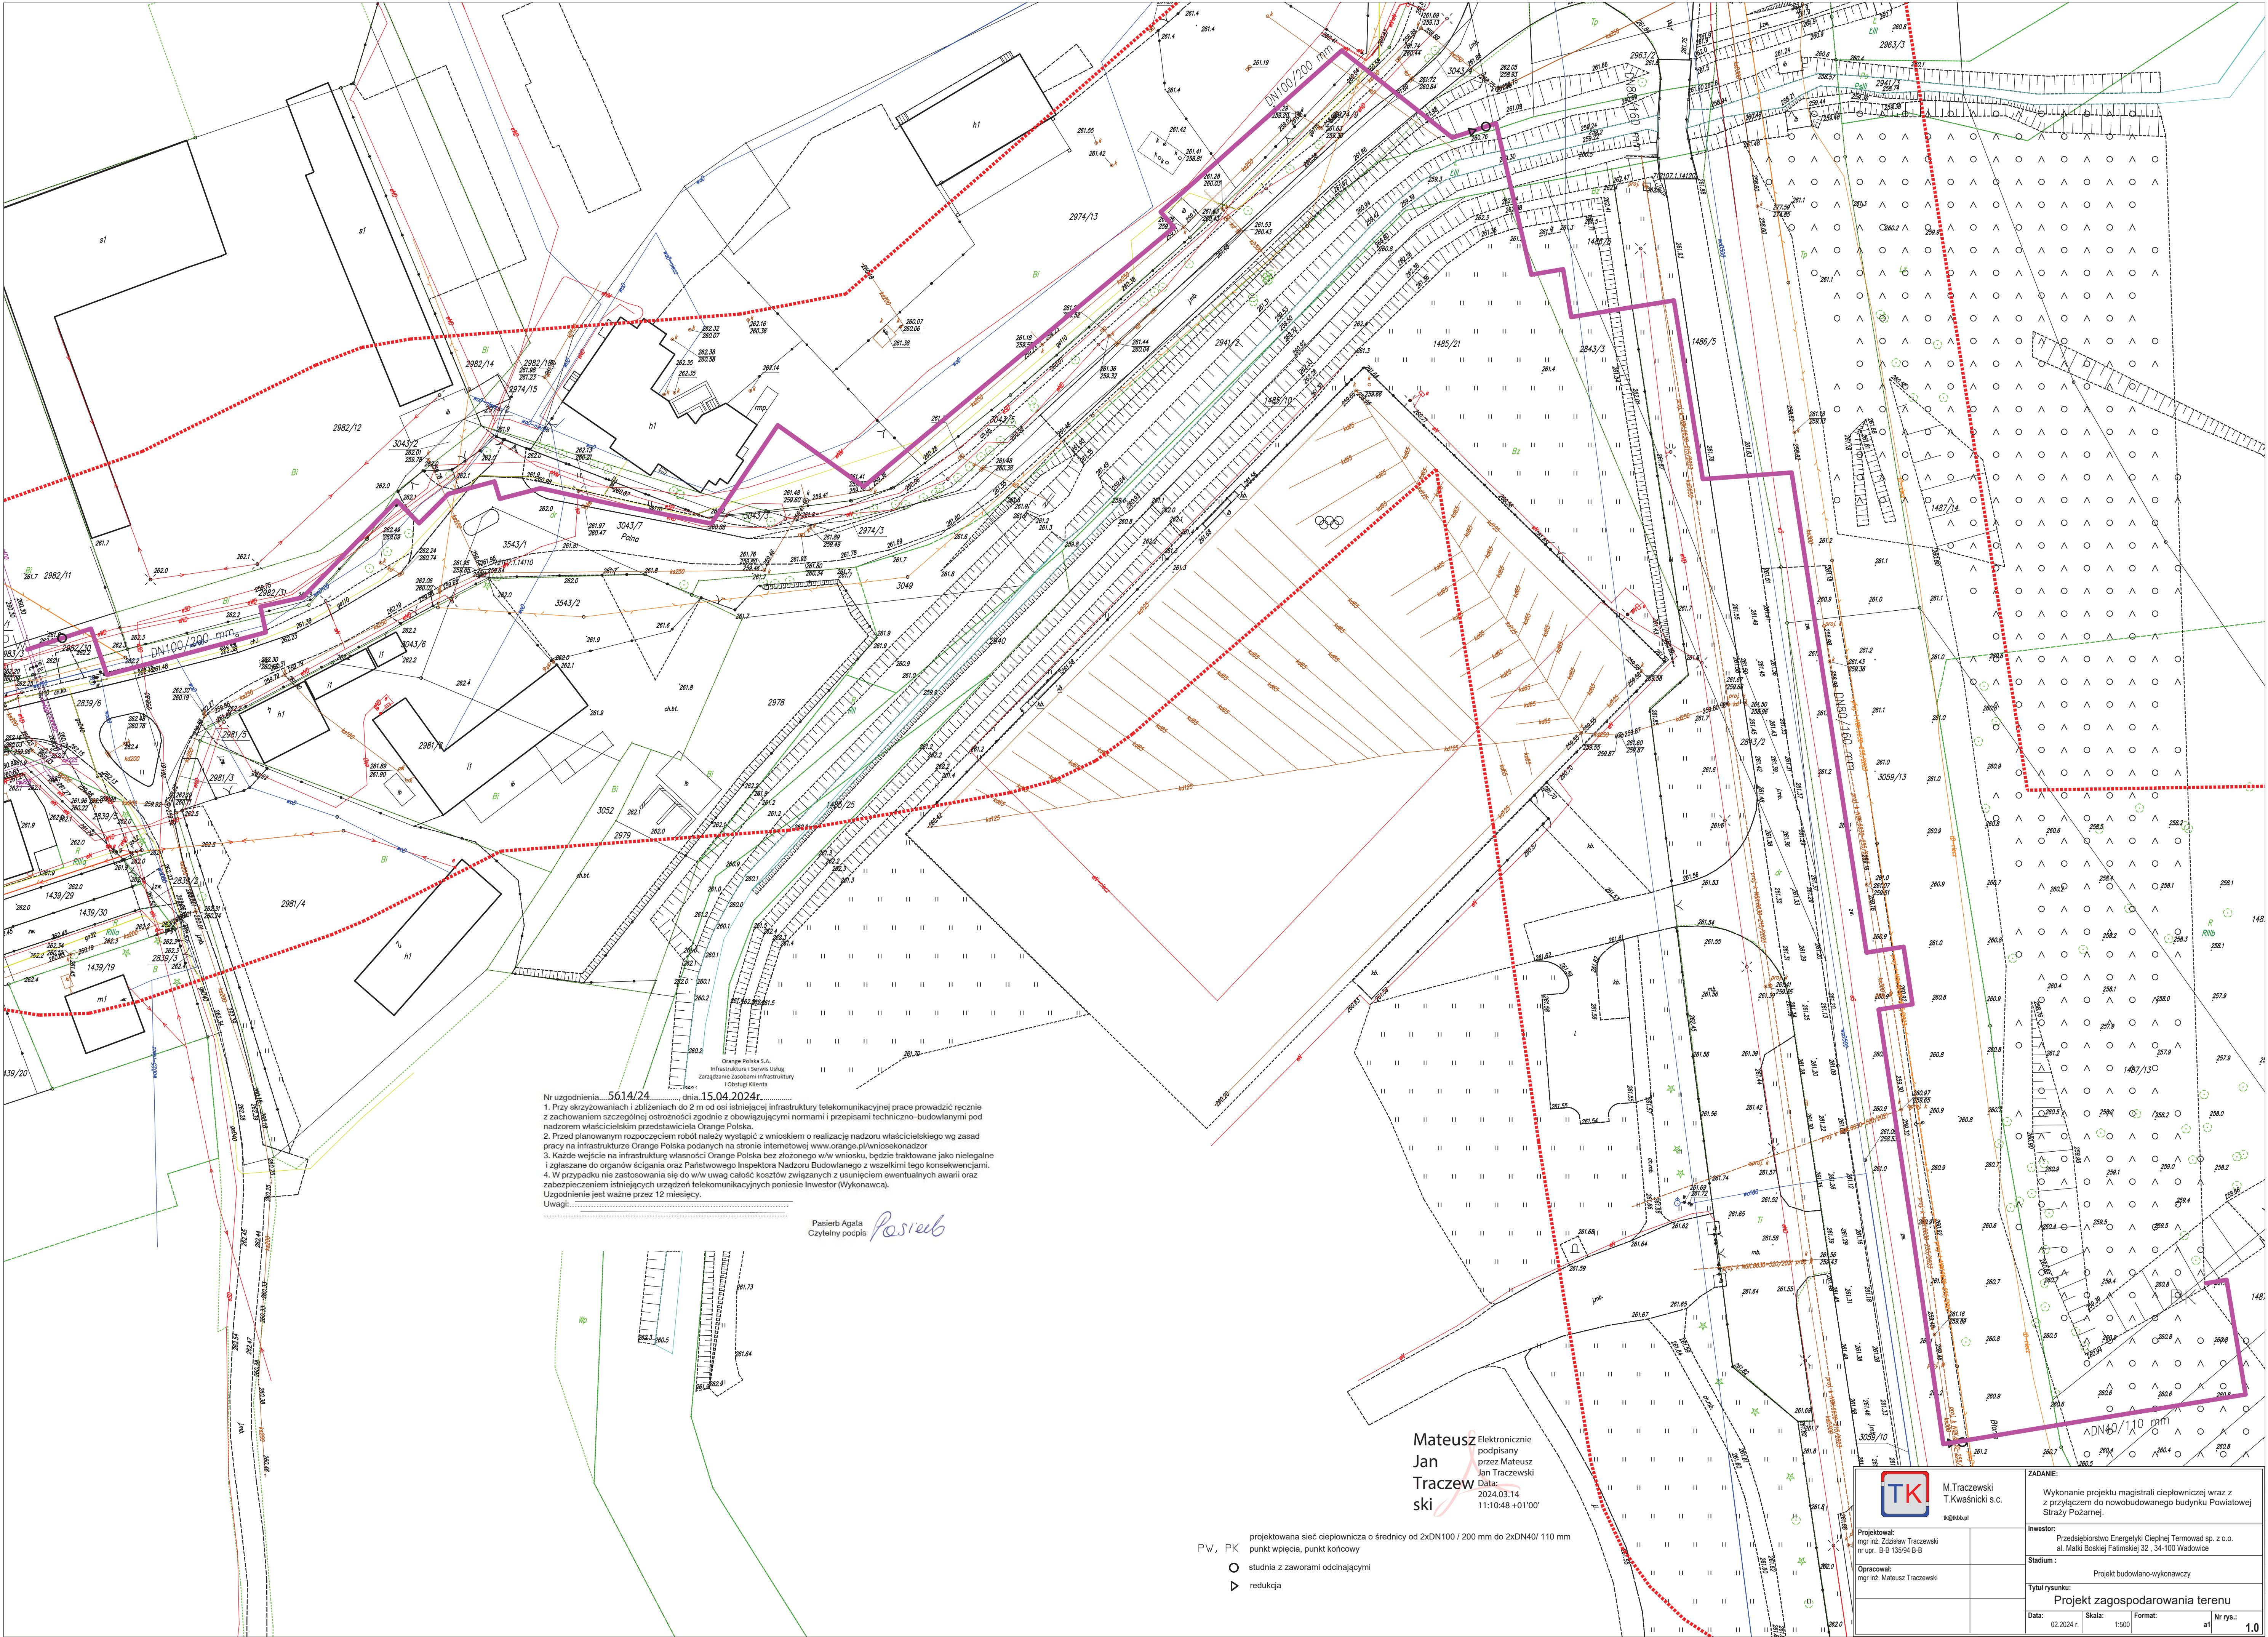

Nr uzgodnienia: 5614/24, dnia 15.04.2024r.
1. Przy skrzyżowaniach i zbliżeniach do 2 m od osi istniejącej infrastruktury telekomunikacyjnej prace prowadzić ręcznie z zachowaniem szczególnej ostrożności zgodnie z obowiązującymi normami i przepisami techniczno-budowlanymi pod nadzorem właścicielskim przedstawicieli Orange Polska.
2. Przed planowanym rozpoczęciem robót należy wystąpić z wnioskiem o realizację nadzoru właścicielskiego wg zasad pracy na infrastrukturze Orange Polska podanych na stronie internetowej www.orange.pl/wniosek-nadzor.
3. Każde wejście na infrastrukturę własności Orange Polska bez zezwolenia w/w wniosku, będzie traktowane jako nielegalne i zgłaszane do organów ścigania oraz Państwowego Inspektora Nadzoru Budowlanego z wszelkimi tego konsekwencjami.
4. W przypadku nie zastosowania się do w/w uwag całość kosztów związanych z usunięciem ewentualnych awarii oraz zabezpieczeniem istniejących urządzeń telekomunikacyjnych poniesie Inwestor (Wykonawca).
Uzgodnienie jest ważne przez 12 miesięcy.
Uwagi:

Pasierb Agata
Czytelny podpis *Pasierb*

Mateusz
Jan
Traczewski
ski

Elektronicznie podpisany
przez Mateusz
Jan Traczewski
Data:
2024.03.14
11:10:48 +01'00'

- PW, PK projektowana sieć ciepłownicza o średnicy od 2xDN100 / 200 mm do 2xDN40/ 110 mm
punkt włączenia, punkt końcowy
OK studnia z zaworami odcinającymi
redukcja

	M.Traczewski T.Kwaśnicki s.c. m@tkb.pl	ZADANIE: Wykonanie projektu magistraly ciepłowniczej wraz z z przyłączem do nowobudowanego budynku Powiatowej Straży Pożarnej.
Projektował: mgr inż. Zdzisław Traczewski nr upr. B-B 135/94 B-B	Inwestor: Przedsiębiorstwo Energetyki Ciepłej Termowad sp. z o.o. al. Matki Boskiej Fatimskiej 32, 34-100 Wadowice	Stadium: Projekt budowlano-wykonawczy
Opracował: mgr inż. Mateusz Traczewski	Tytuł rysunku: Projekt zagospodarowania terenu	
Data: 02.2024 r.	Skala: 1:500	Format: A1
Nr rys.: 1.0		