


rysunek nr. 2 do załącznika nr. 4

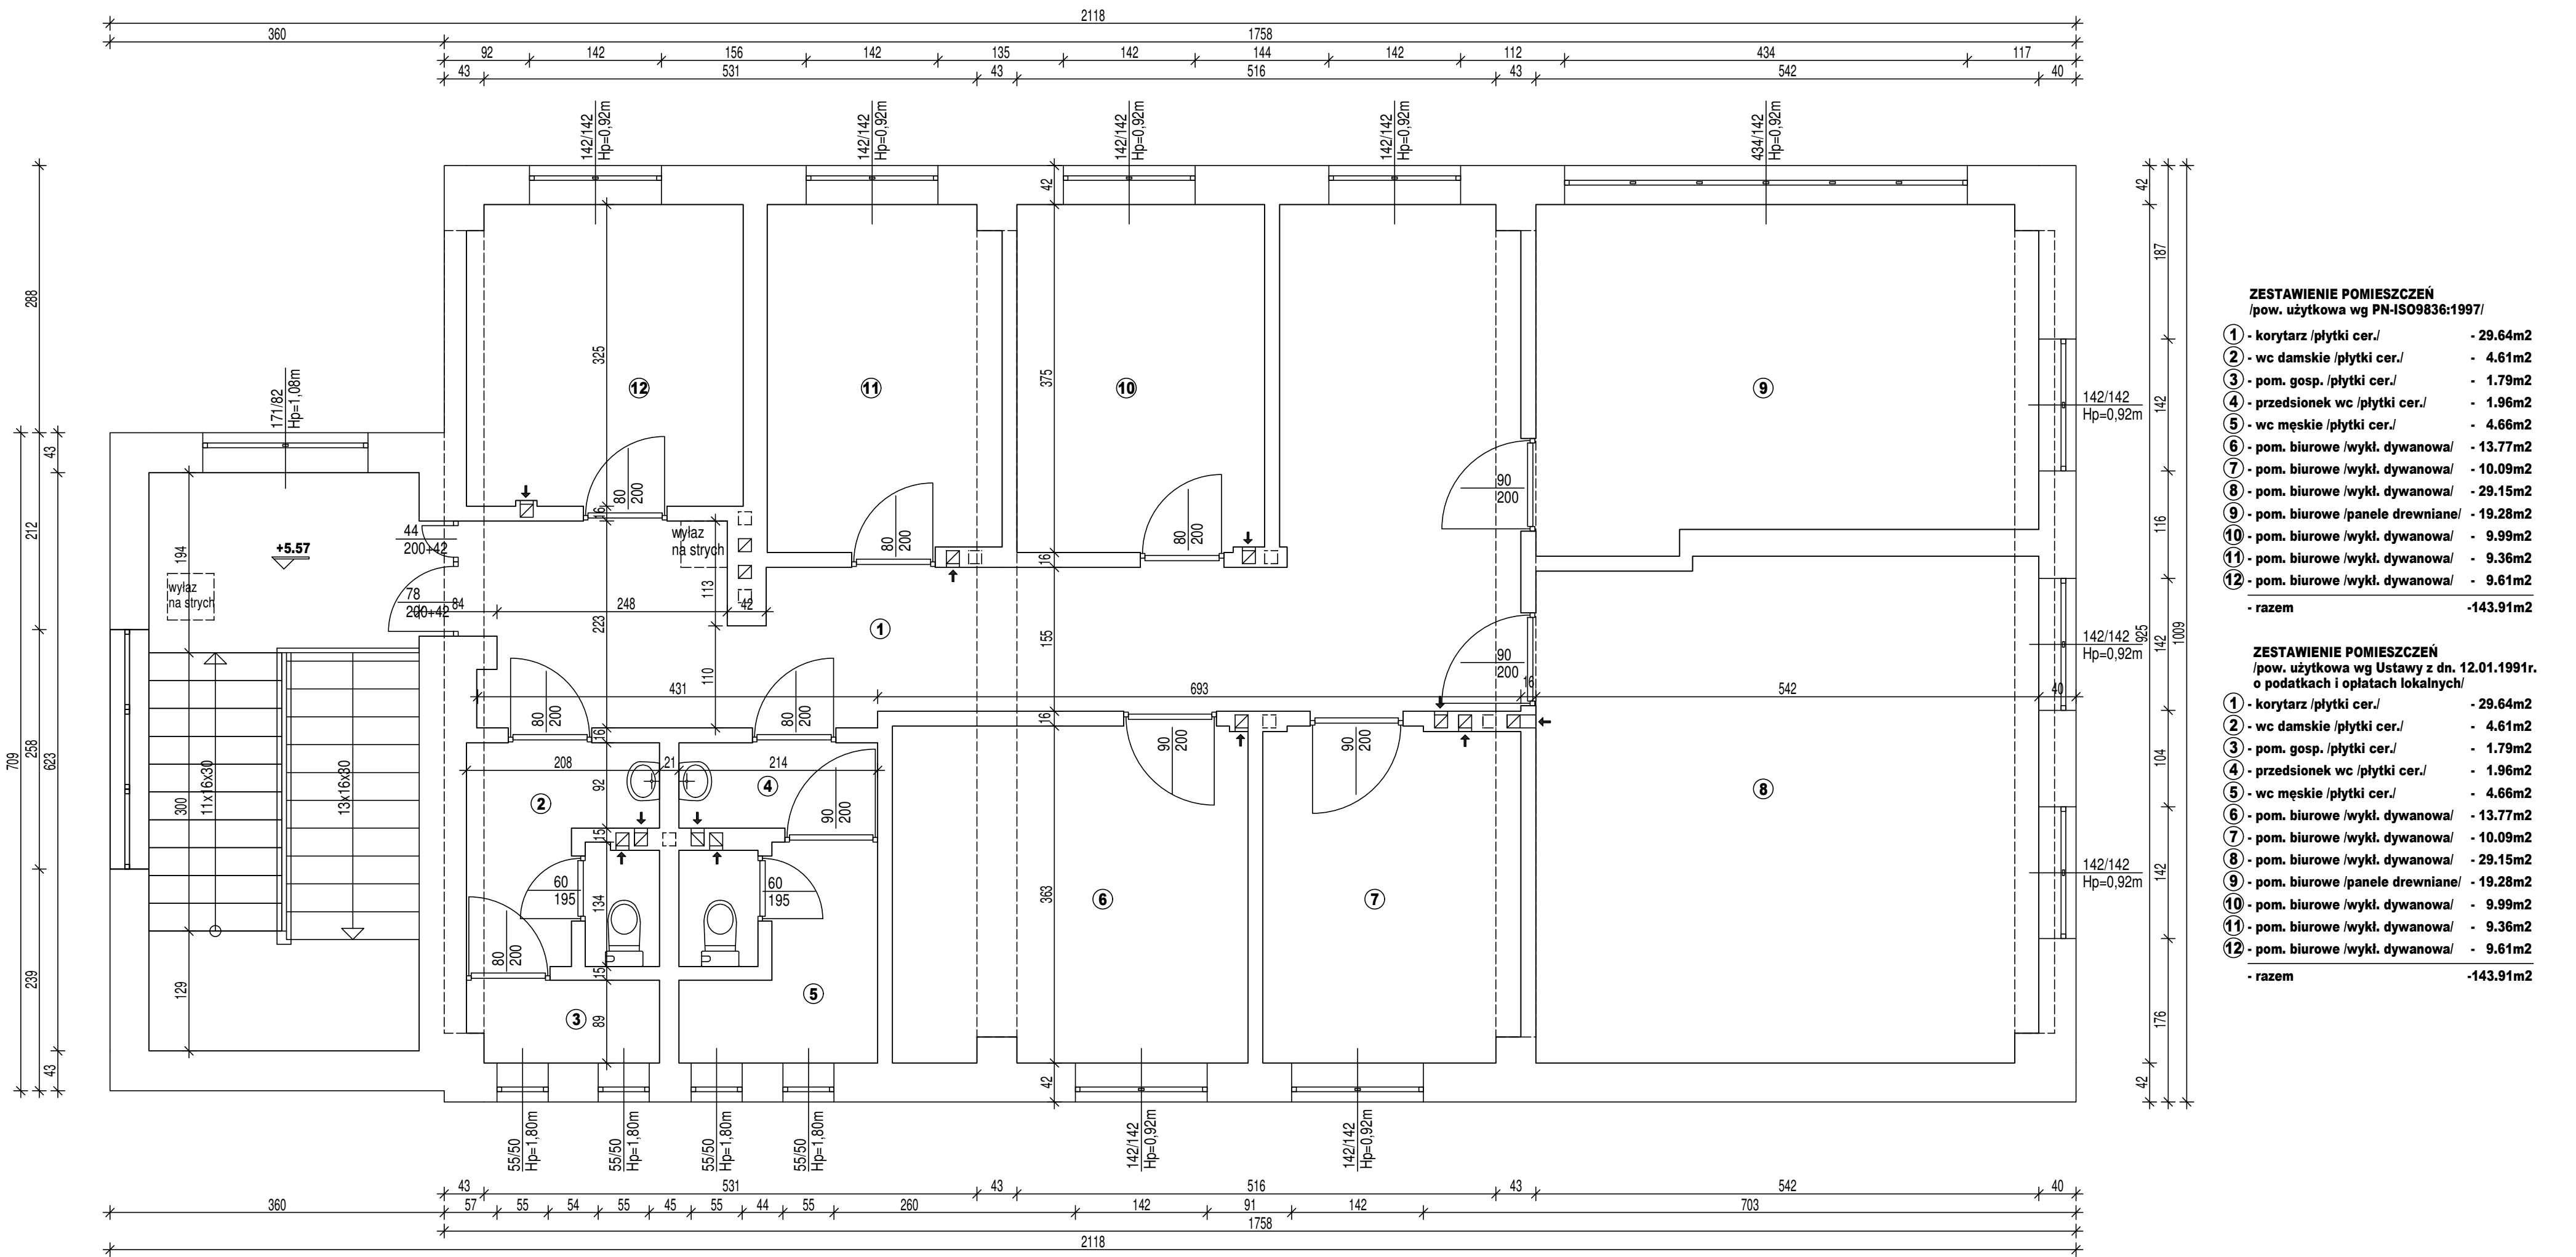

Obiekt:	Budynek biurowy z stacją wymienników ciepła		
Temat:	Rzut piętra - inwentaryzacja architektoniczna		
data: grudzień 2018r.	Wadowice Al. M.B. Fatimskiej 32 działka nr 4036	projektował: arch. Michał Piływacz upr. bud. Nr NPO/IA.001/2007 w spec. architektonicznej bez ograniczeń	20 nr rysunku
skala: 1:50	Przedsiębiorstwo Energetyki Ciepłej TERMOWAD Sp. z o.o. 34-100 Wadowice Al. M.B. Fatimskiej 32 latał i opisał inwestor		